

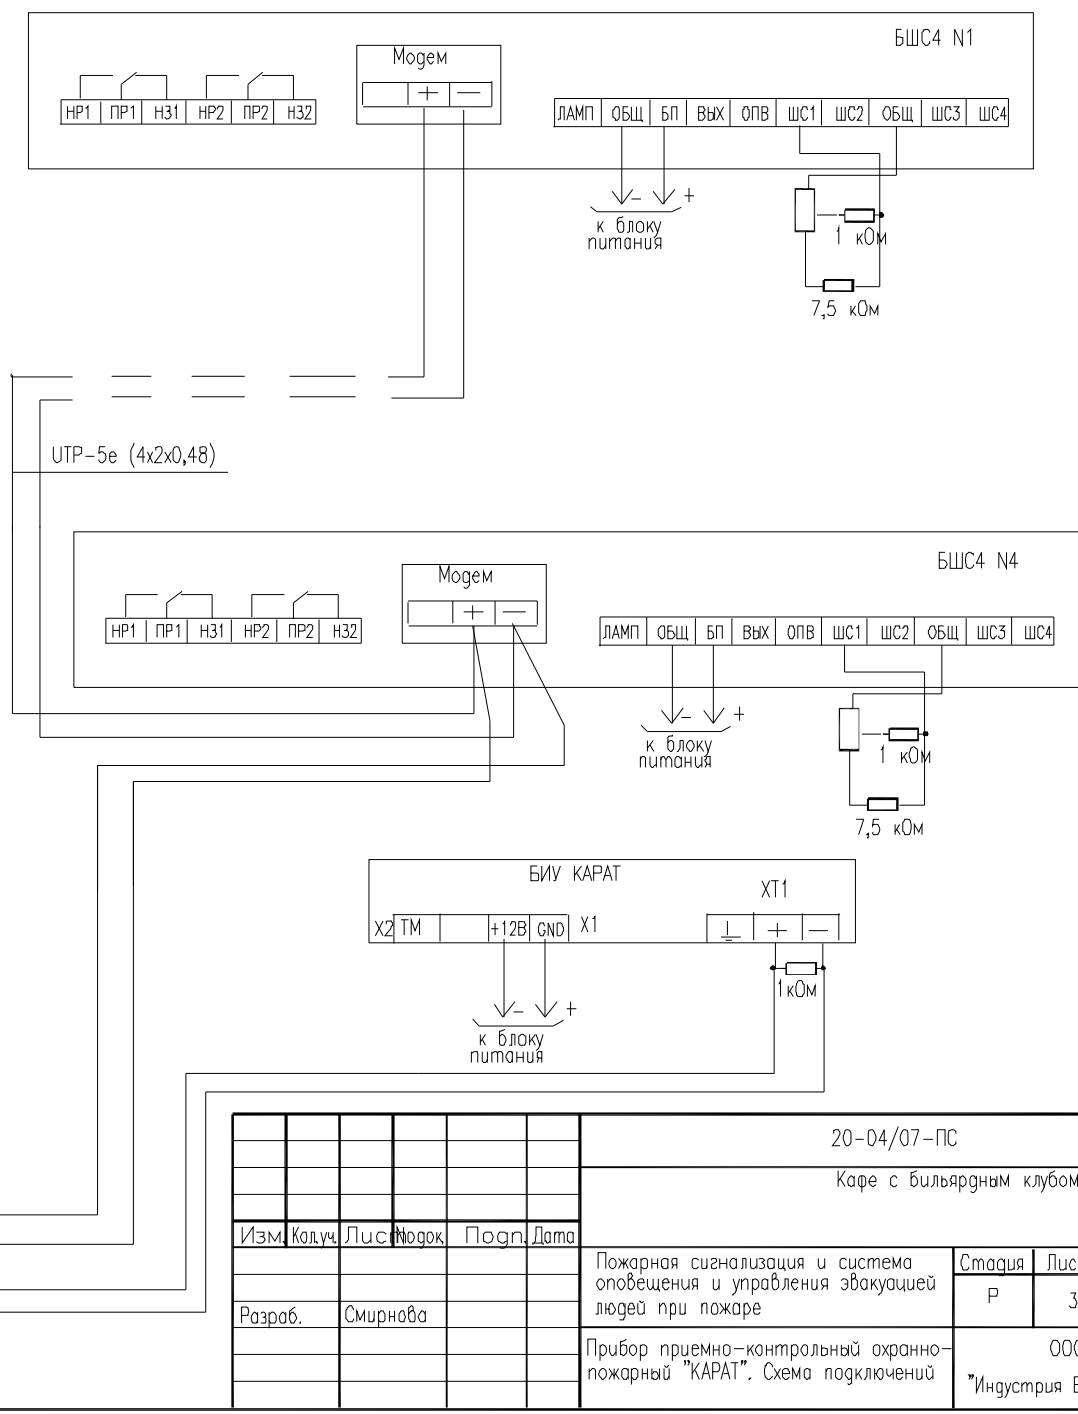
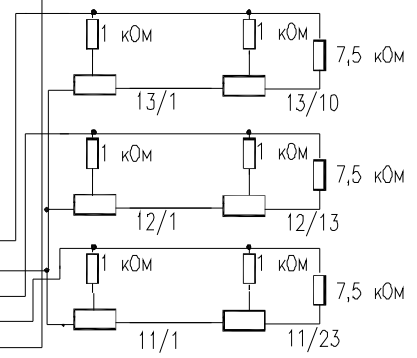


20-11/08-ПС					
Административно-офисное здание					
Изм.	Колуч	Лист	Номер	Подп.	Дата
Разраб.	Смирнова				
Провер.	Голочкин				
Пожарная сигнализация и система оповещения и управления эвакуацией людей при пожаре				Страница	Лист
				р	2
Структурная схема сети пожарной сигнализации и системы оповещения				ООО	"Индустрия БЕЗОПАСНОСТИ"

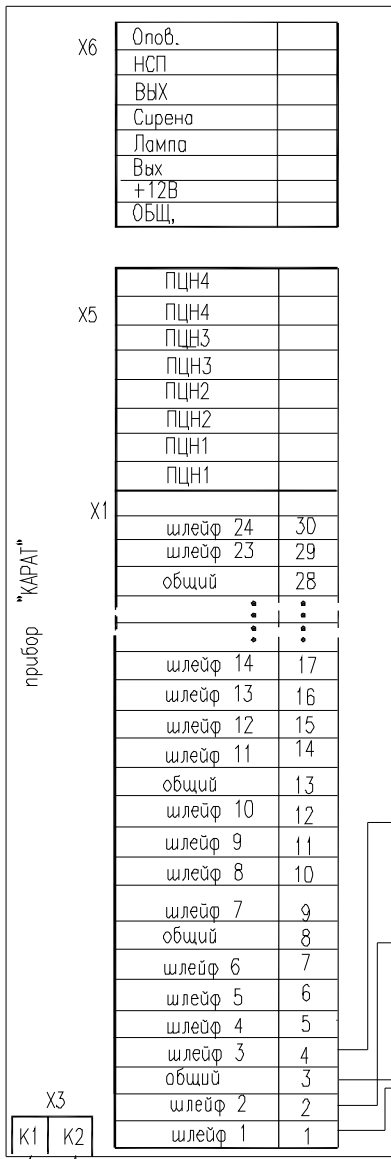

План на отм. -3.600

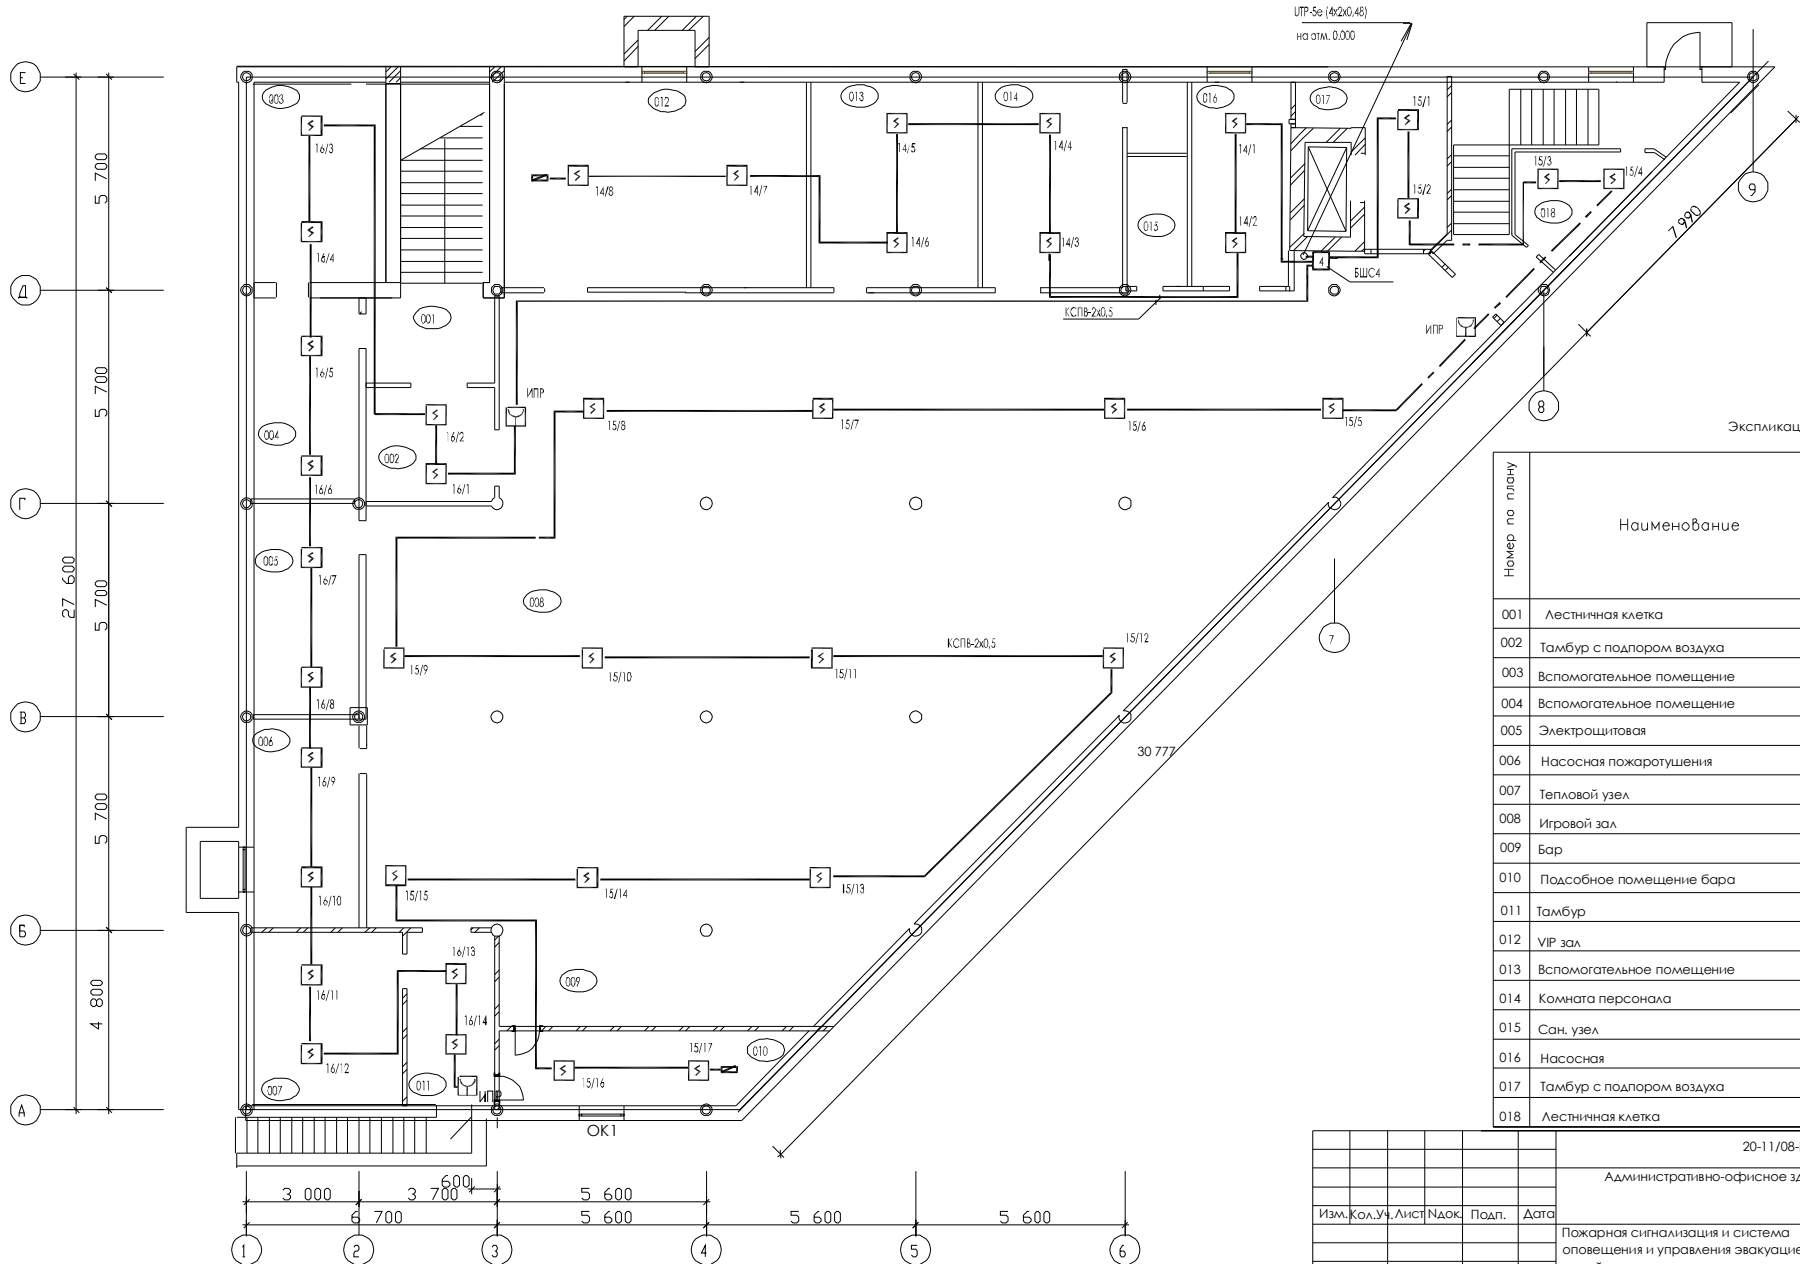


Экспликация помещений

Номер по плану	Наименование	Площадь, м ²	Категория производства по взрывной и пожарной опасности
001	Лестничная клетка	22,5	
002	Тамбур с подпором воздуха	10,3	
003	Вспомогательное помещение	19,3	
004	Вспомогательное помещение	14,9	
005	Электрощитовая	15,9	
006	Насосная пожаротушения	15,5	
007	Тепловой узел	13,5	
008	Игровой зал	376,0	
009	Бар	29,0	
010	Подсобное помещение бара	30,6	
011	Тамбур	3,4	
012	VIP зал	49,0	
013	Вспомогательное помещение	22,7	
014	Комната персонала	16,5+3,6	
015	Сан. узел	3,4	
016	Насосная	14,3	
017	Тамбур с подпором воздуха	11,0	
018	Лестничная клетка	28,4	

20-11/08-ПС			
Административно-офисное здание			
Изм.	Кол.	Уч.	Лист
			Надк.
Подп.	Дата		
Пожарная сигнализация и система оповещения и управления эвакуацией людей при пожаре			Стадия Р
Проверил Разраб. Смирнова			Лист 4
План расположения сети пожарной сигнализации в подвале (отм. -3.600)			Листов ООО ТК Индустрия Безопасности


План на отм. 0.000

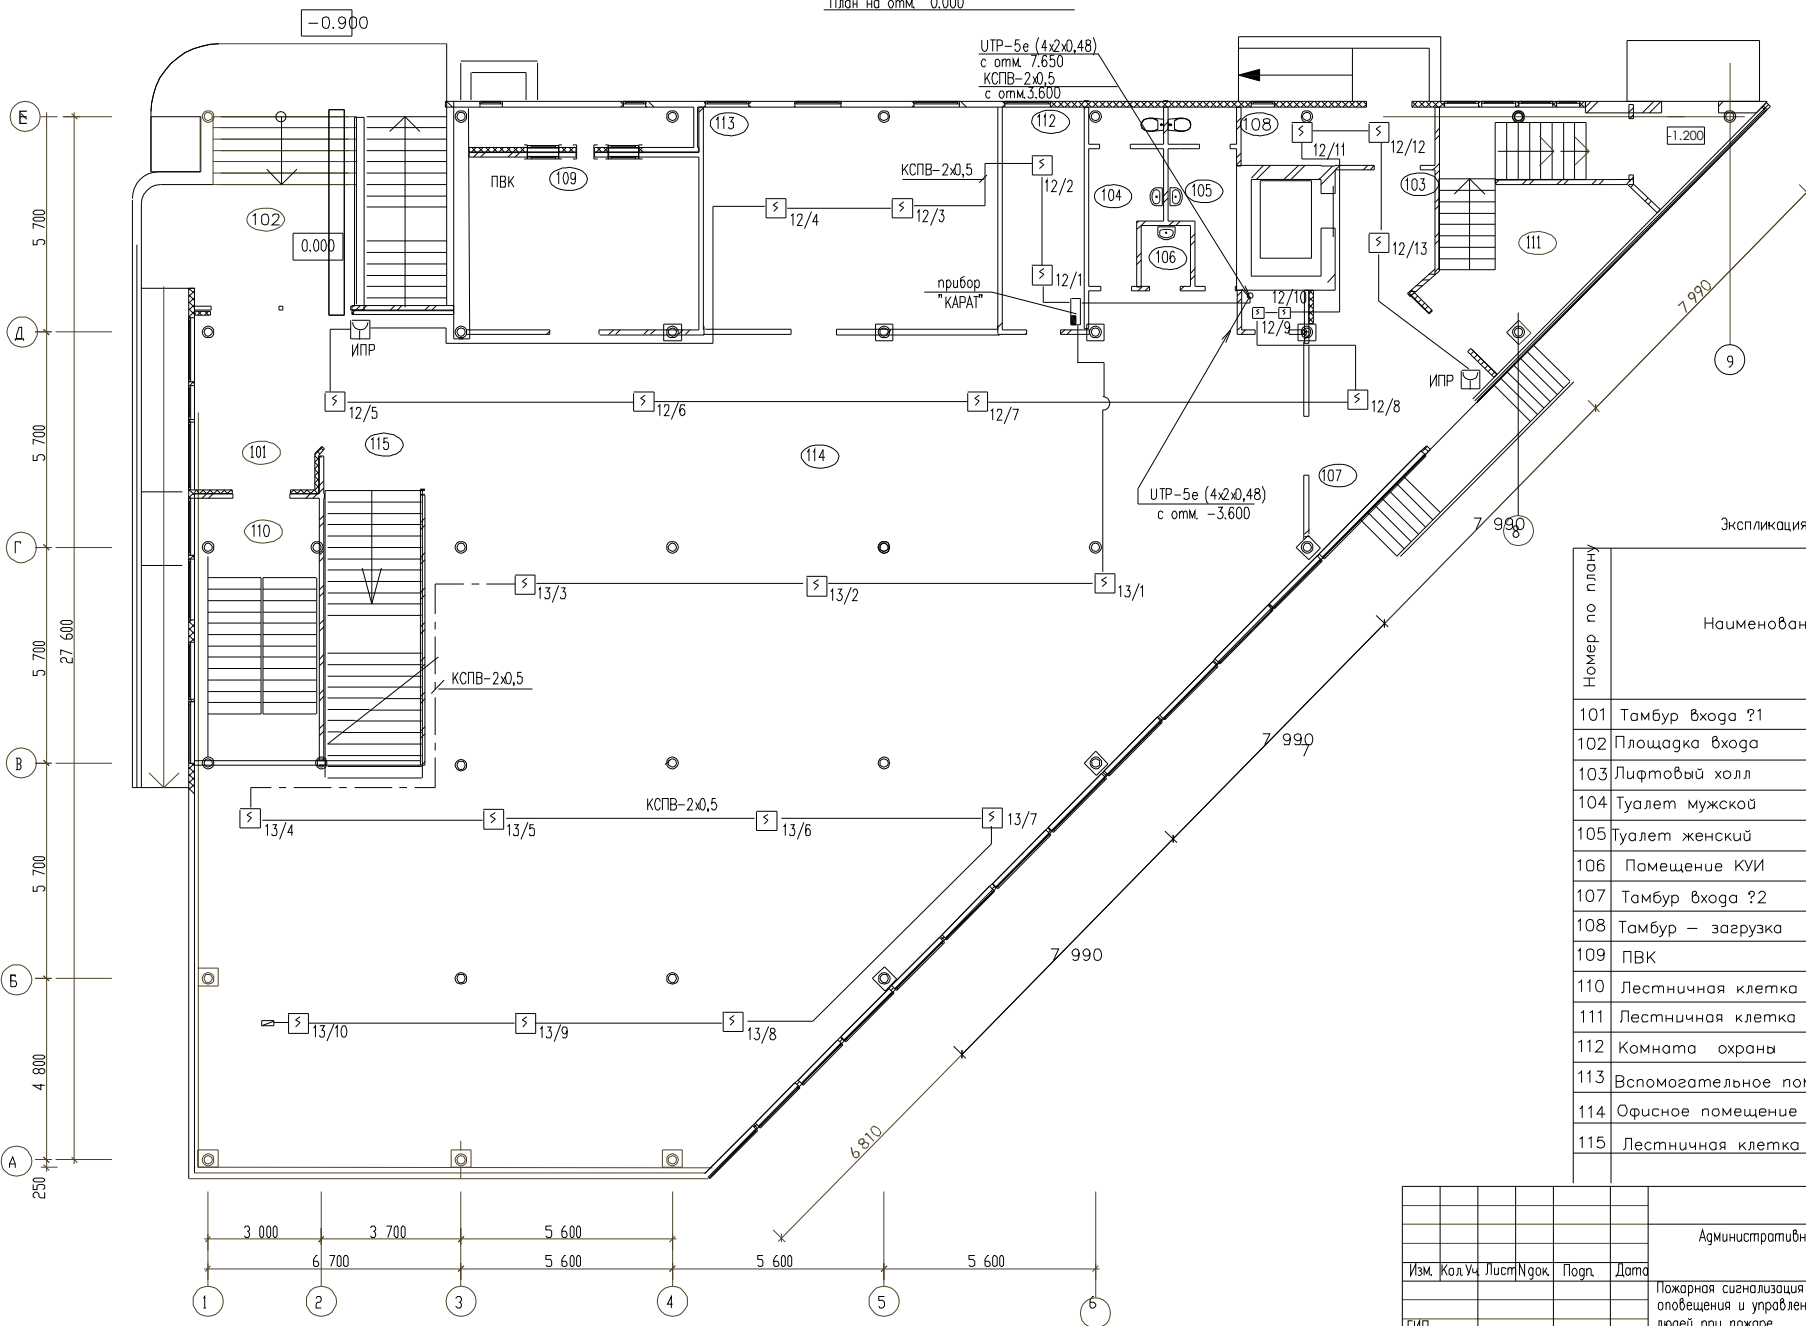

Экспликация помещений

Номер по плану	Наименование	Площадь м ²	Категория производства по взрывной, взрыво-пожарной и пожарной опасности
101	Тамбур входа ?1	22,8	
102	Площадка входа	14,6	
103	Лифтовый холл	12,2	
104	Туалет мужской	9,1	
105	Туалет женский	8,3	
106	Помещение КУИ	3,0	
107	Тамбур входа ?2	9,5	
108	Тамбур – загрузка	5,8	
109	ПВК	35,8	
110	Лестничная клетка	22,8	
111	Лестничная клетка	30,8	
112	Комната охраны	13,4	
113	Вспомогательное помещение	45,7	
114	Офисное помещение	408,0	
115	Лестничная клетка	25,5	

20-11/08-ПС				
Административно-офисное здание				
Изм.	Кол. Уч.	Лист/Нок.	Подг.	Дата
Проверил				Пожарная сигнализация и система оповещения и управления эвакуацией людей при пожаре
Разраб.	Смирнова			План расположения сети пожарной сигнализации на 1 этаже (отм. 0.000)
				Стая
				Лист
				Листов
				Р 5
				000
				*ГК Индустрия Безопасности

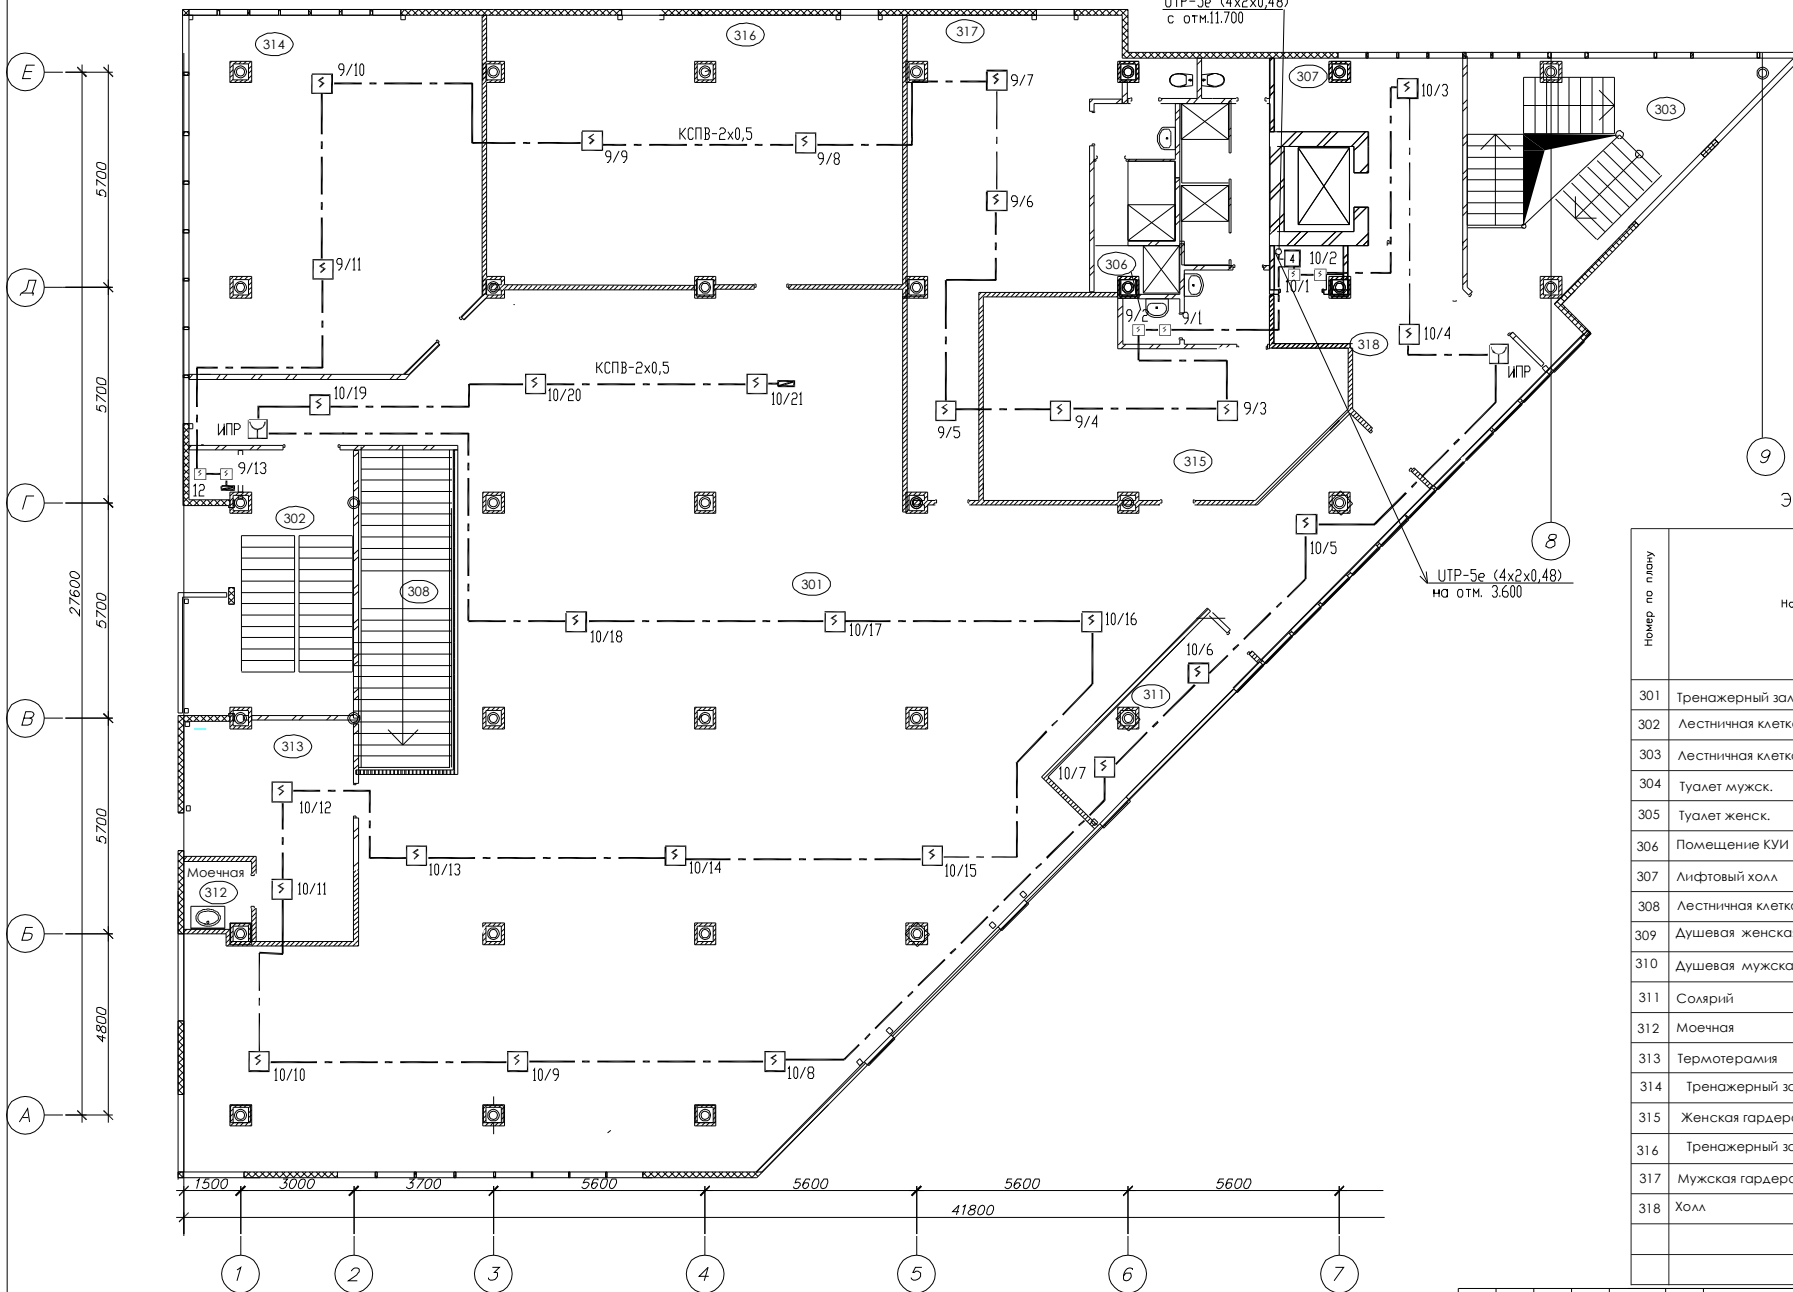


Экспликация помещений

Номер по плану	Наименование	Площадь м ²	Категория производства по взрывной, пожарной и пожарной опасности
301	Тренажерный зал		
302	Лестничная клетка	25,7	
303	Лестничная клетка	57,8	
304	Туалет мужск.	2,24	
305	Туалет женск.	8,3	
306	Помещение КУИ	1,3	
307	Лифтовый холл	16,1	
308	Лестничная клетка	28,3	
309	Душевая женская с преддушевой		
310	Душевая мужская с преддушевой		
311	Солярий		
312	Моечная		
313	Термотерапия		
314	Тренажерный зал		
315	Женская гардеробная		
316	Тренажерный зал		
317	Мужская гардеробная		
318	Холл		

		20-11/08-ПС				
		Многофункциональный комплекс				
Изм.	Кол.Уч.	Лист	Надк.	Подп.	Дата	
Проверил						
Разраб.	Смирнова					
Н. контр.						
		Пожарная сигнализация и система оповещения и управления эвакуацией людей при пожаре		Стадия	Лист	Листов
		План расположения сети пожарной сигнализации на 3 этаже (отм. 7,650)		Р	7	
				000		
				"ГК Индустрия Безопасности"		


План на отм. 11.700

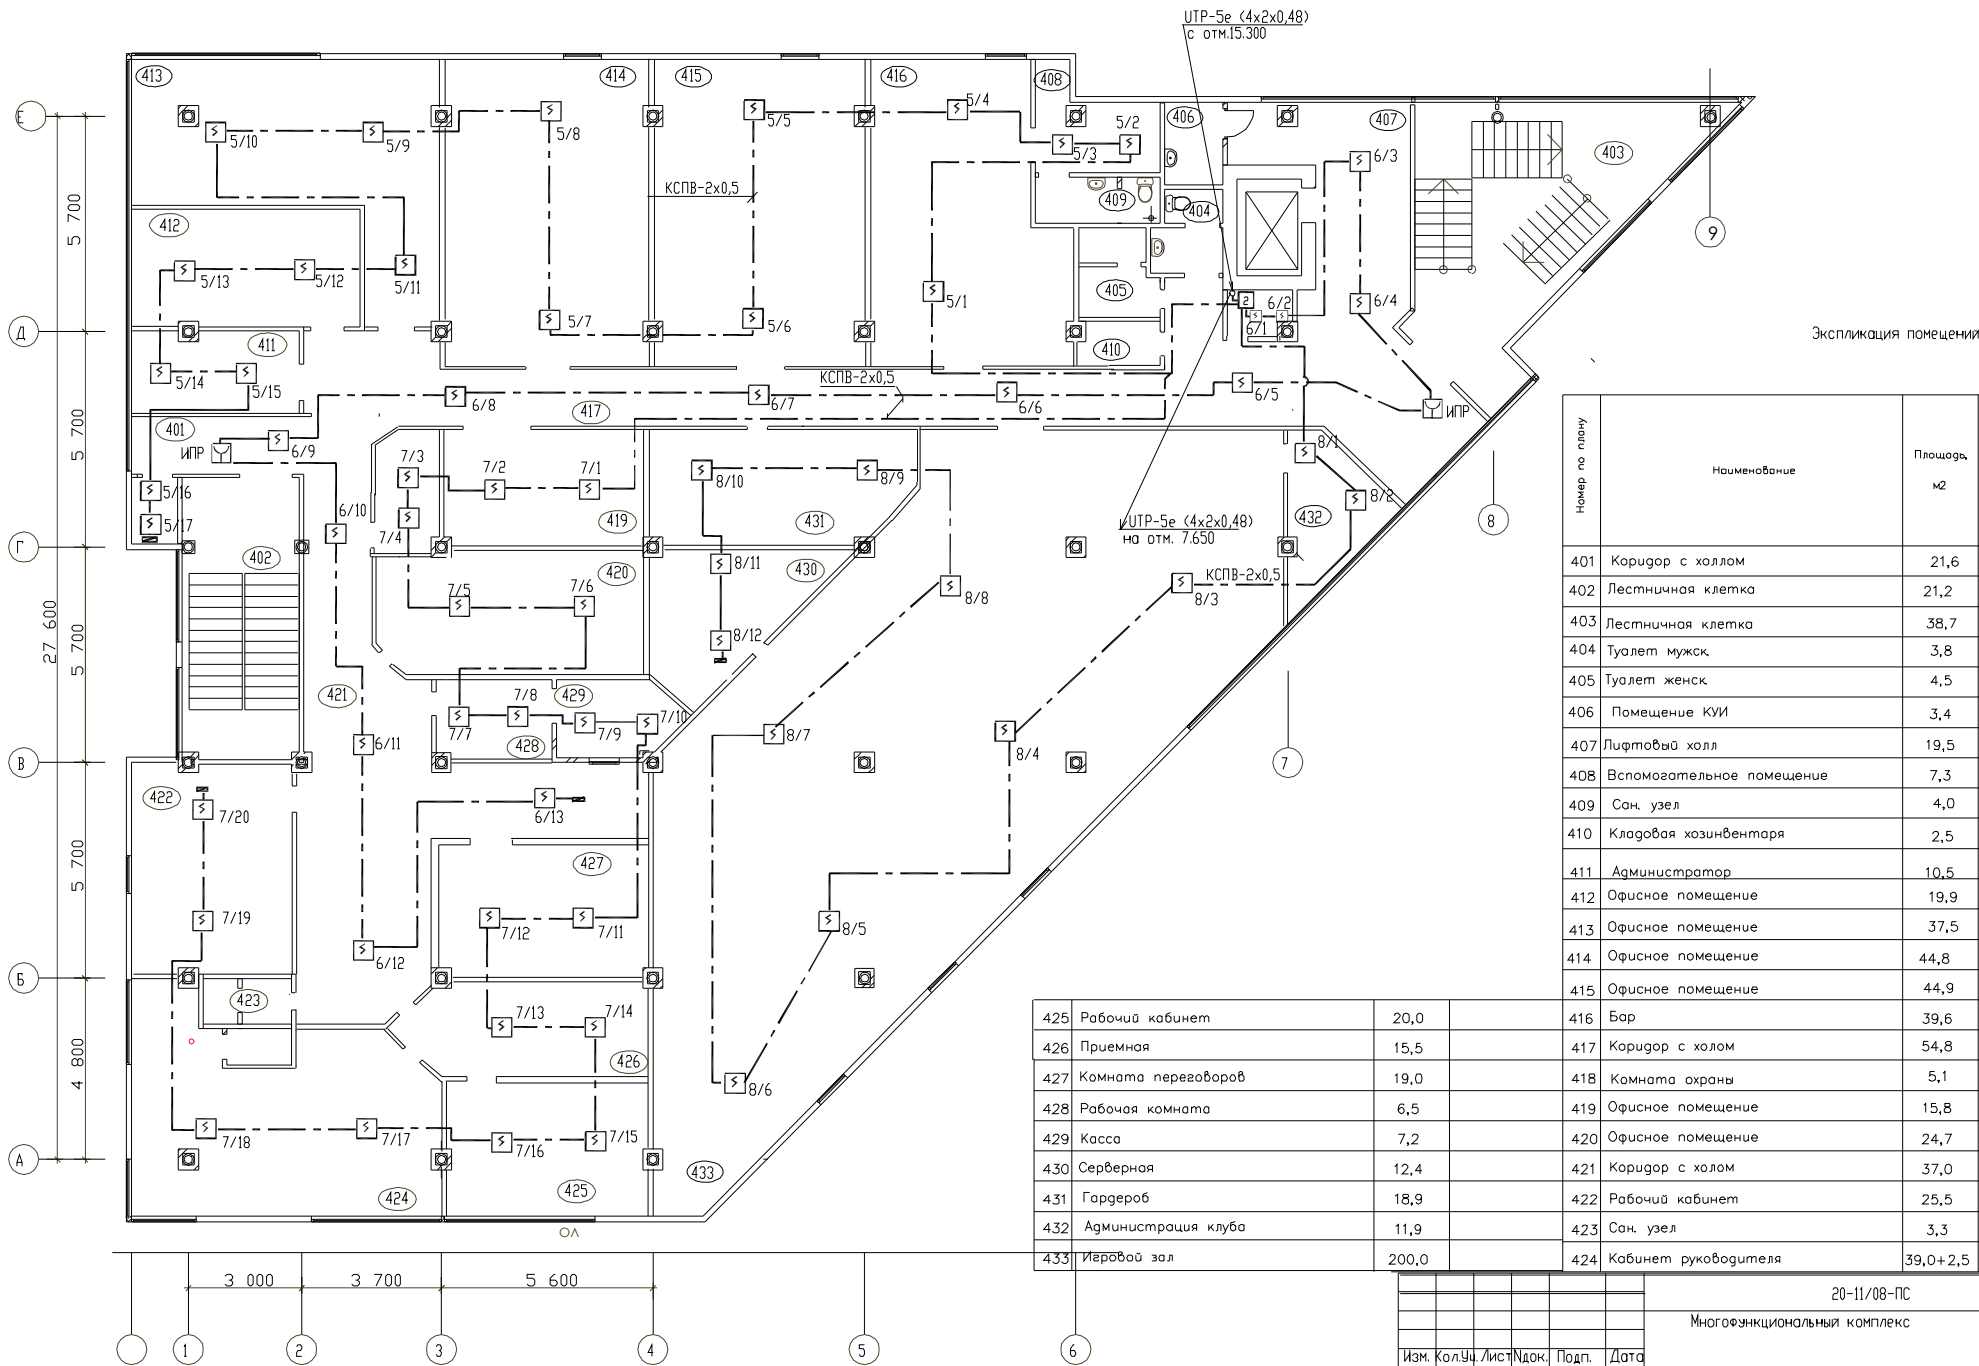

Экспликация помещений


Номер по плану	Наименование	Площадь, м2	Категория производства по взрывной, взрыво-пожарной и пожарной опасности
401	Коридор с холлом	21,6	
402	Лестничная клетка	21,2	
403	Лестничная клетка	38,7	
404	Туалет мужск.	3,8	
405	Туалет женск.	4,5	
406	Помещение КУИ	3,4	
407	Лифтовый холл	19,5	
408	Вспомогательное помещение	7,3	
409	Сан. узел	4,0	
410	Кладовая хозяйинвентаря	2,5	
411	Администратор	10,5	
412	Офисное помещение	19,9	
413	Офисное помещение	37,5	
414	Офисное помещение	44,8	
415	Офисное помещение	44,9	
425	Рабочий кабинет	20,0	
426	Приемная	15,5	
427	Комната переговоров	19,0	
428	Рабочая комната	6,5	
429	Касса	7,2	
430	Серверная	12,4	
431	Гардероб	18,9	
432	Администрация клуба	11,9	
433	Игровой зал	200,0	
416	Бар	39,6	
417	Коридор с холлом	54,8	
418	Комната охраны	5,1	
419	Офисное помещение	15,8	
420	Офисное помещение	24,7	
421	Коридор с холлом	37,0	
422	Рабочий кабинет	25,5	
423	Сан. узел	3,3	
424	Кабинет руководителя	39,0+2,5	

20-11/08-ПС			
Многофункциональный комплекс			
Изм.	Кол.Уч.	Лист/Док.	Подп. Дата
Проверил		Пожарная сигнализация и система оповещения и управления эвакуацией людей при пожаре	Стадия р
Разработ.	Смирнова	План расположения сети пожарной сигнализации на 4 этаже (отм. 11.700)	Лист 8
			Листов
			000
			ГК Индустрия Безопасности

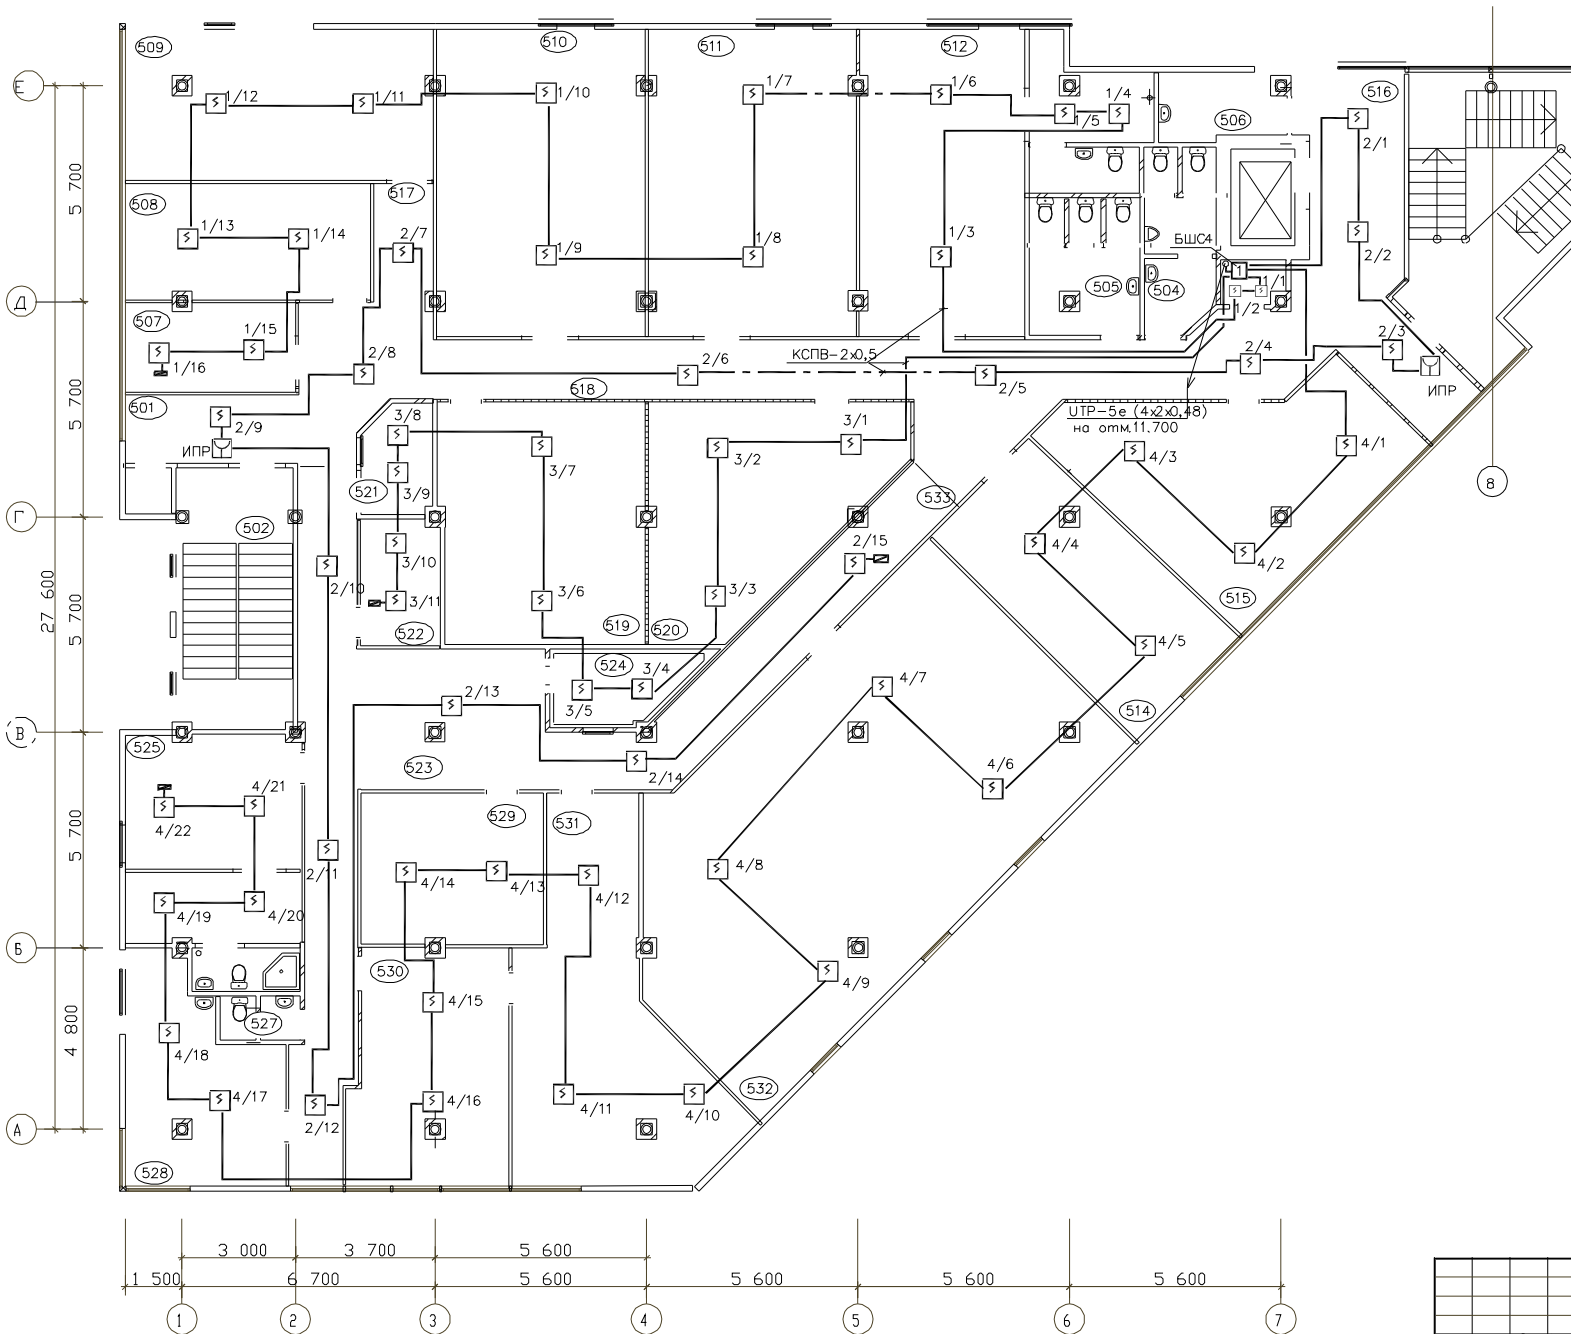


Экспликация помещений

Номер по плану	Наименование	Площадь м2	Категория производства по взрывной, взрыво-пожарной и пожарной опасности
501	Коридор с холлом	21,6	
502	Лестничная клетка	25,7	
503	Лестничная клетка с лифтовым холлом	57,8	
504	Туалет мужск	8,3	
505	Туалет женск	9,3	
506	Помещение КУИ	2,6	
507	Офисное помещение	10,62	
508	Офисное помещение	20,02 м2	
509	Офисное помещение	32,8 м2	
510	Офисное помещение	44,7 м2	
511	Офисное помещение	44,7 м2	
512	Офисное помещение	36,1 м2	
514	Офисное помещение	28,5	
515	Офисное помещение	38,9	
516	Лифтовый холл	21,5	
517	Проход	4,9	
518	Коридор с холлом	48,9	
519	Офисное помещение	35,3	
520	Офисное помещение	32,3	
521	Комната охраны	5,3	
522	Комната переговоров	7,1 м2	
523	Коридор с холлом	31,7	
524	Касса	7,1	
525	Кабинет директора	29,3	
527	Санузел	2,7	
528	Офисное помещение	20,5	
529	Комната переговоров	19,0	
530	Офисное помещение	30,2	
531	Офисное помещение	40,3	
532	Офисное помещение	103,2	
533	Коридор	22,5	

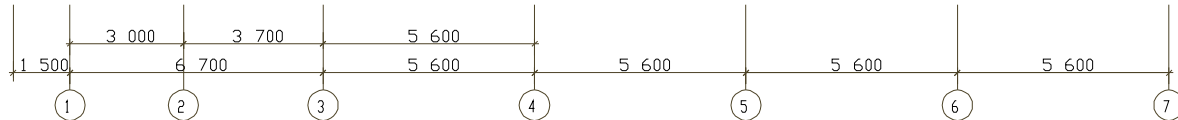

20-11/08-ПС				
Административно-офисное здание				
Изм.	Кол.Уч.	Лист	Подп.	Дата
Пожарная сигнализация и система оповещения и управления эвакуацией людей при пожаре			Стация	Лист
			р	9
Проверил	План расположения сети пожарной сигнализации на 5 этаже (отм. 15.300)			000
Разраб.	Смирнова			ГК Индустрия Безопасности

План на отм. 0.000

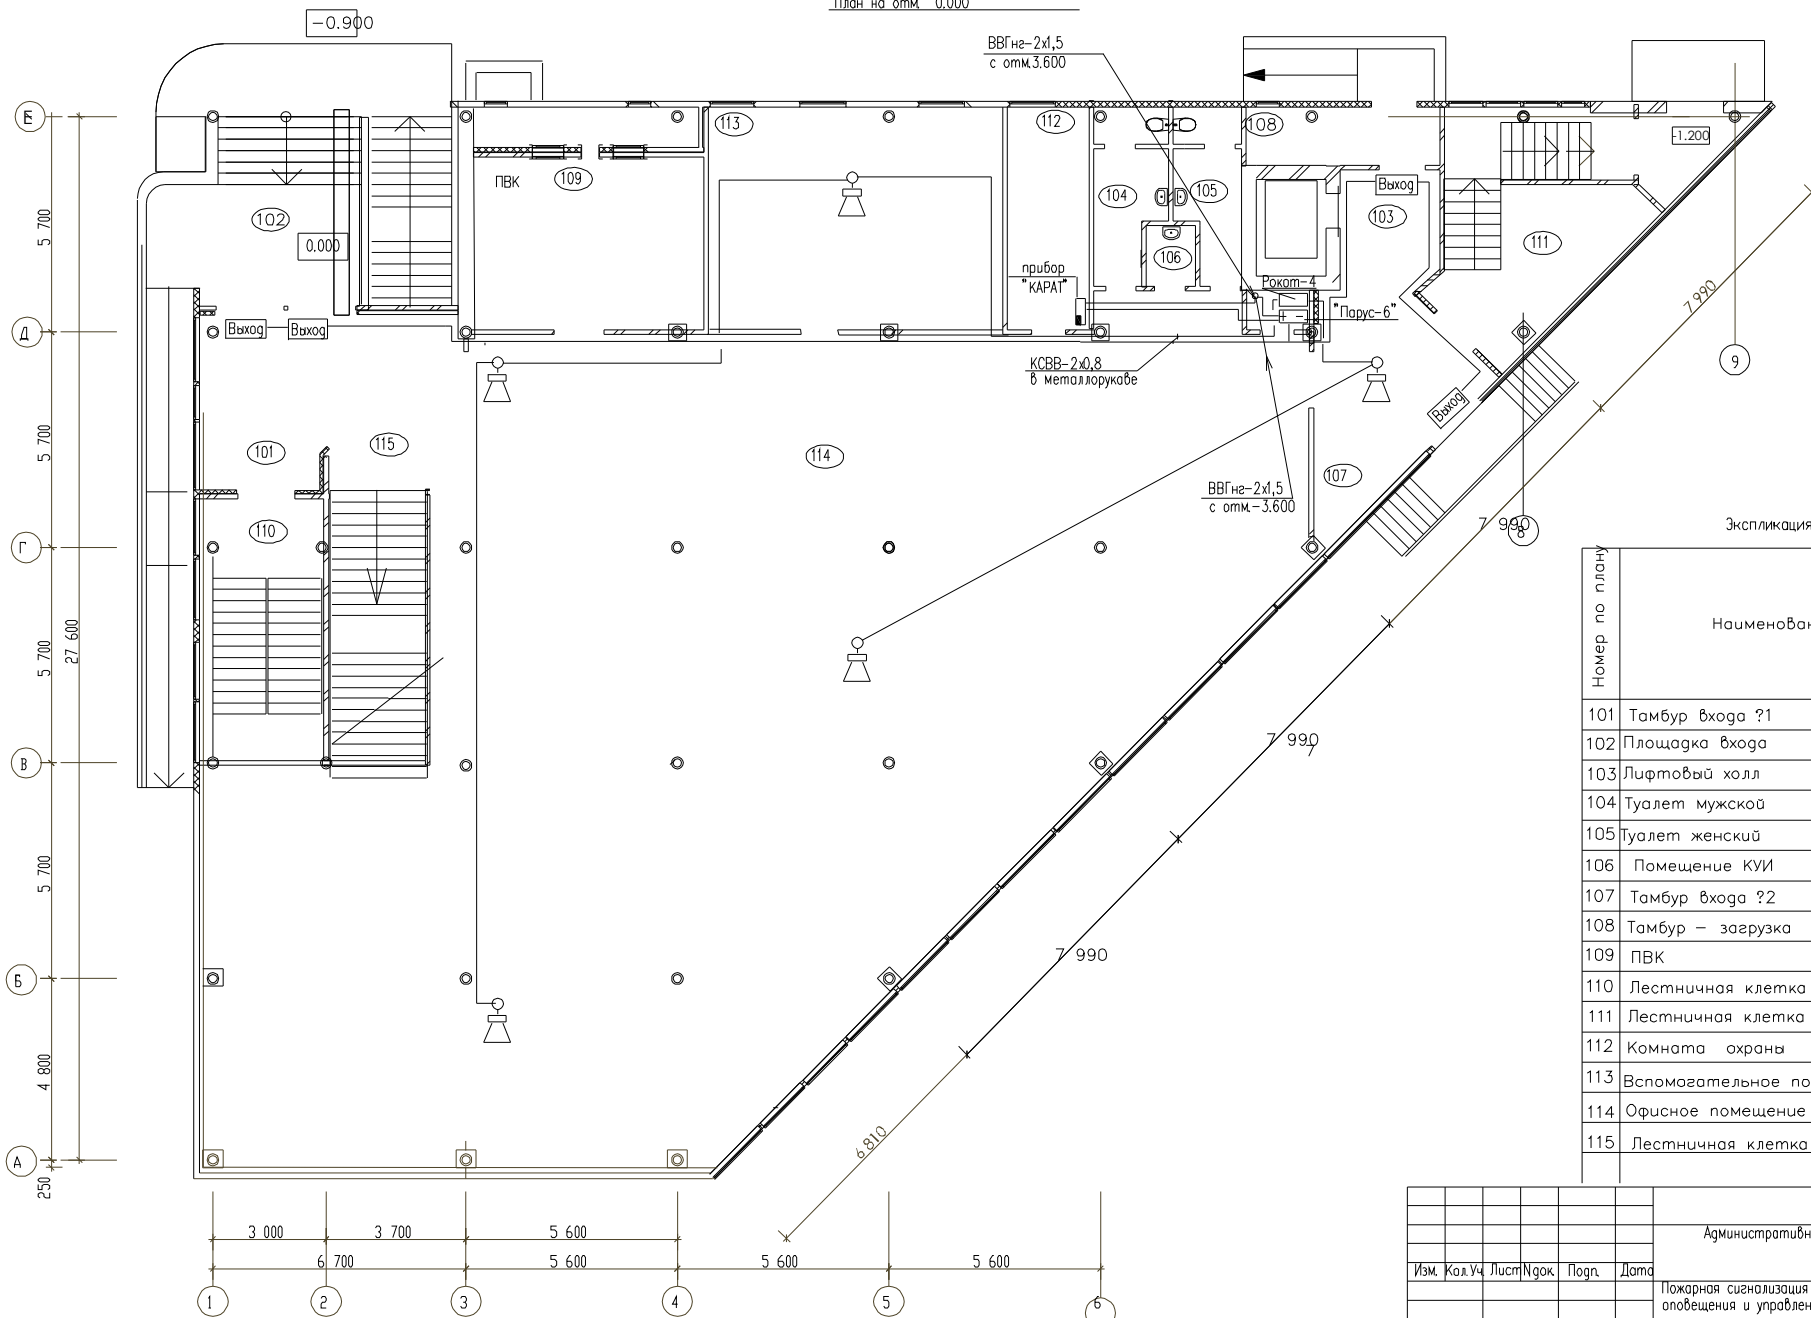


Экспликация помещений

Номер по плану	Наименование	Площадь м ²	Категория производства по взрывной, взрывопожарной и пожарной опасности
101	Тамбур входа ?1	22,8	
102	Площадка входа	14,6	
103	Лифтовый холл	12,2	
104	Туалет мужской	9,1	
105	Туалет женский	8,3	
106	Помещение КВИ	3,0	
107	Тамбур входа ?2	9,5	
108	Тамбур - загрузка	5,8	
109	ПВК	35,8	
110	Лестничная клетка	22,8	
111	Лестничная клетка	30,8	
112	Комната охраны	13,4	
113	Вспомогательное помещение	45,7	
114	Офисное помещение	408,0	
115	Лестничная клетка	25,5	

					20-11/08-ПС			
					Административно-офисное здание			
Изм.	Кол. Уч.	Лист/Нзод.	Подп.	Дата				
					Пожарная сигнализация и система оповещения и управления эвакуацией людей при пожаре	Стаяя	Лист	Листов
Гип						Р	11	
Проверил					План расположения сети системы оповещения о пожаре на 1 этаже (отм. 0.000)	000		
Разраб.	Смирнова					*ГК Индустрия Безопасности		


План на отм. 3.600

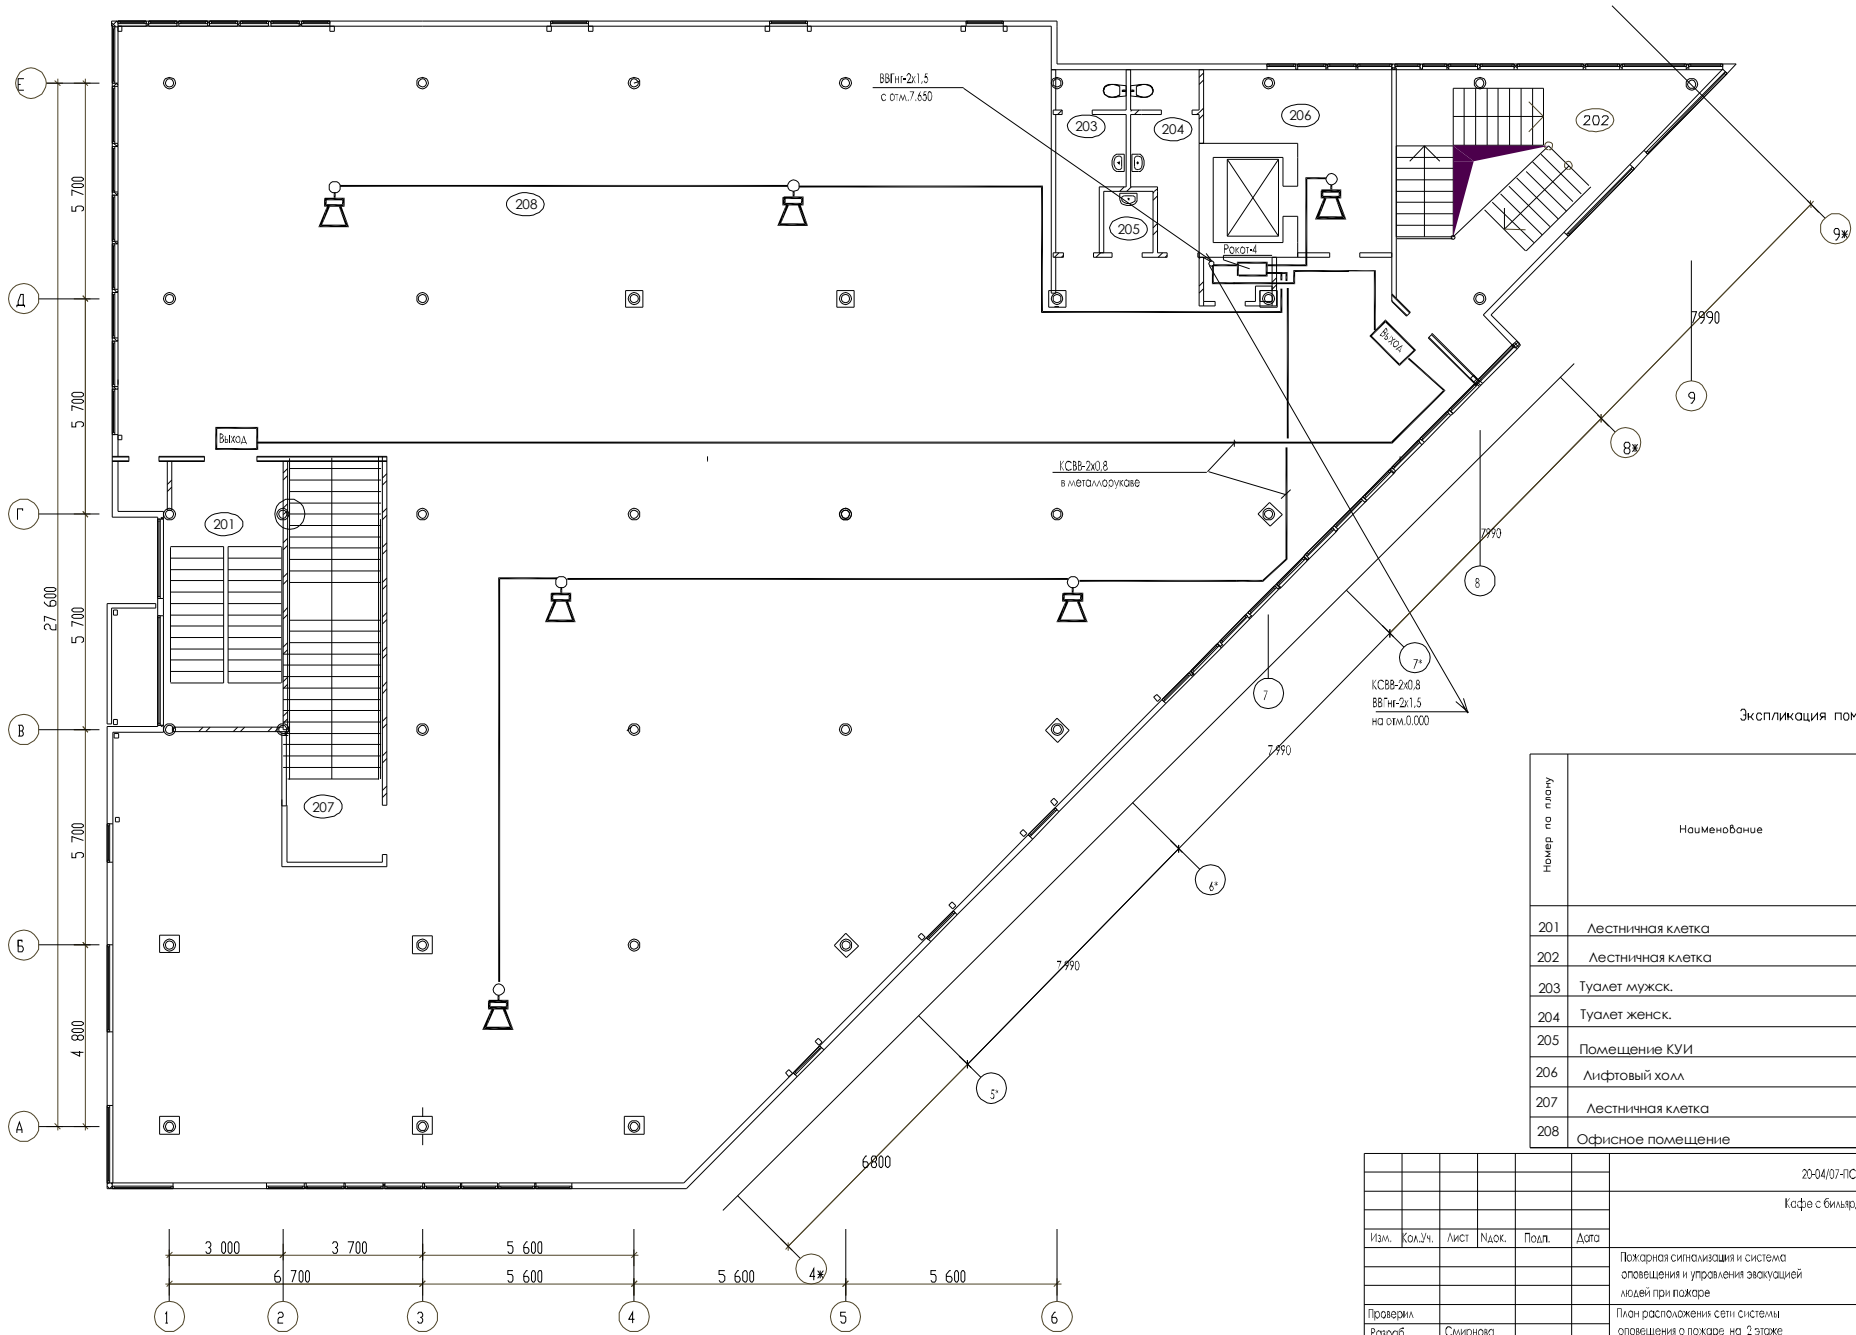

Экспликация помещений

Номер по плану	Наименование	Площадь, м2	Категория производства по взрывной, взрыво-пожарной и пожарной опасности
201	Лестничная клетка	25,7	
202	Лестничная клетка	57,8	
203	Туалет мужск.	9,1	
204	Туалет женск.	8,3	
205	Помещение КУИ	3,0	
206	Лифтовый холл	16,1	
207	Лестничная клетка	28,3	
208	Офисное помещение	715,0	

						23-04/07-ПС			
						Кафе с бильярдным клубом.			
Изм.	Кол.Уч.	Лист	Подк.	Подп.	Дого	Пожарная сигнализация и система оповещения и управления эвакуацией людей при пожаре	Стация	Лист	Листов
							Р	12	
Проверил						План расположения световой системы оповещения о пожаре на 2 этаже (отм. 3.600)	ООО		
Разработ.	Смирнова						"Индустрия Безопасности"		

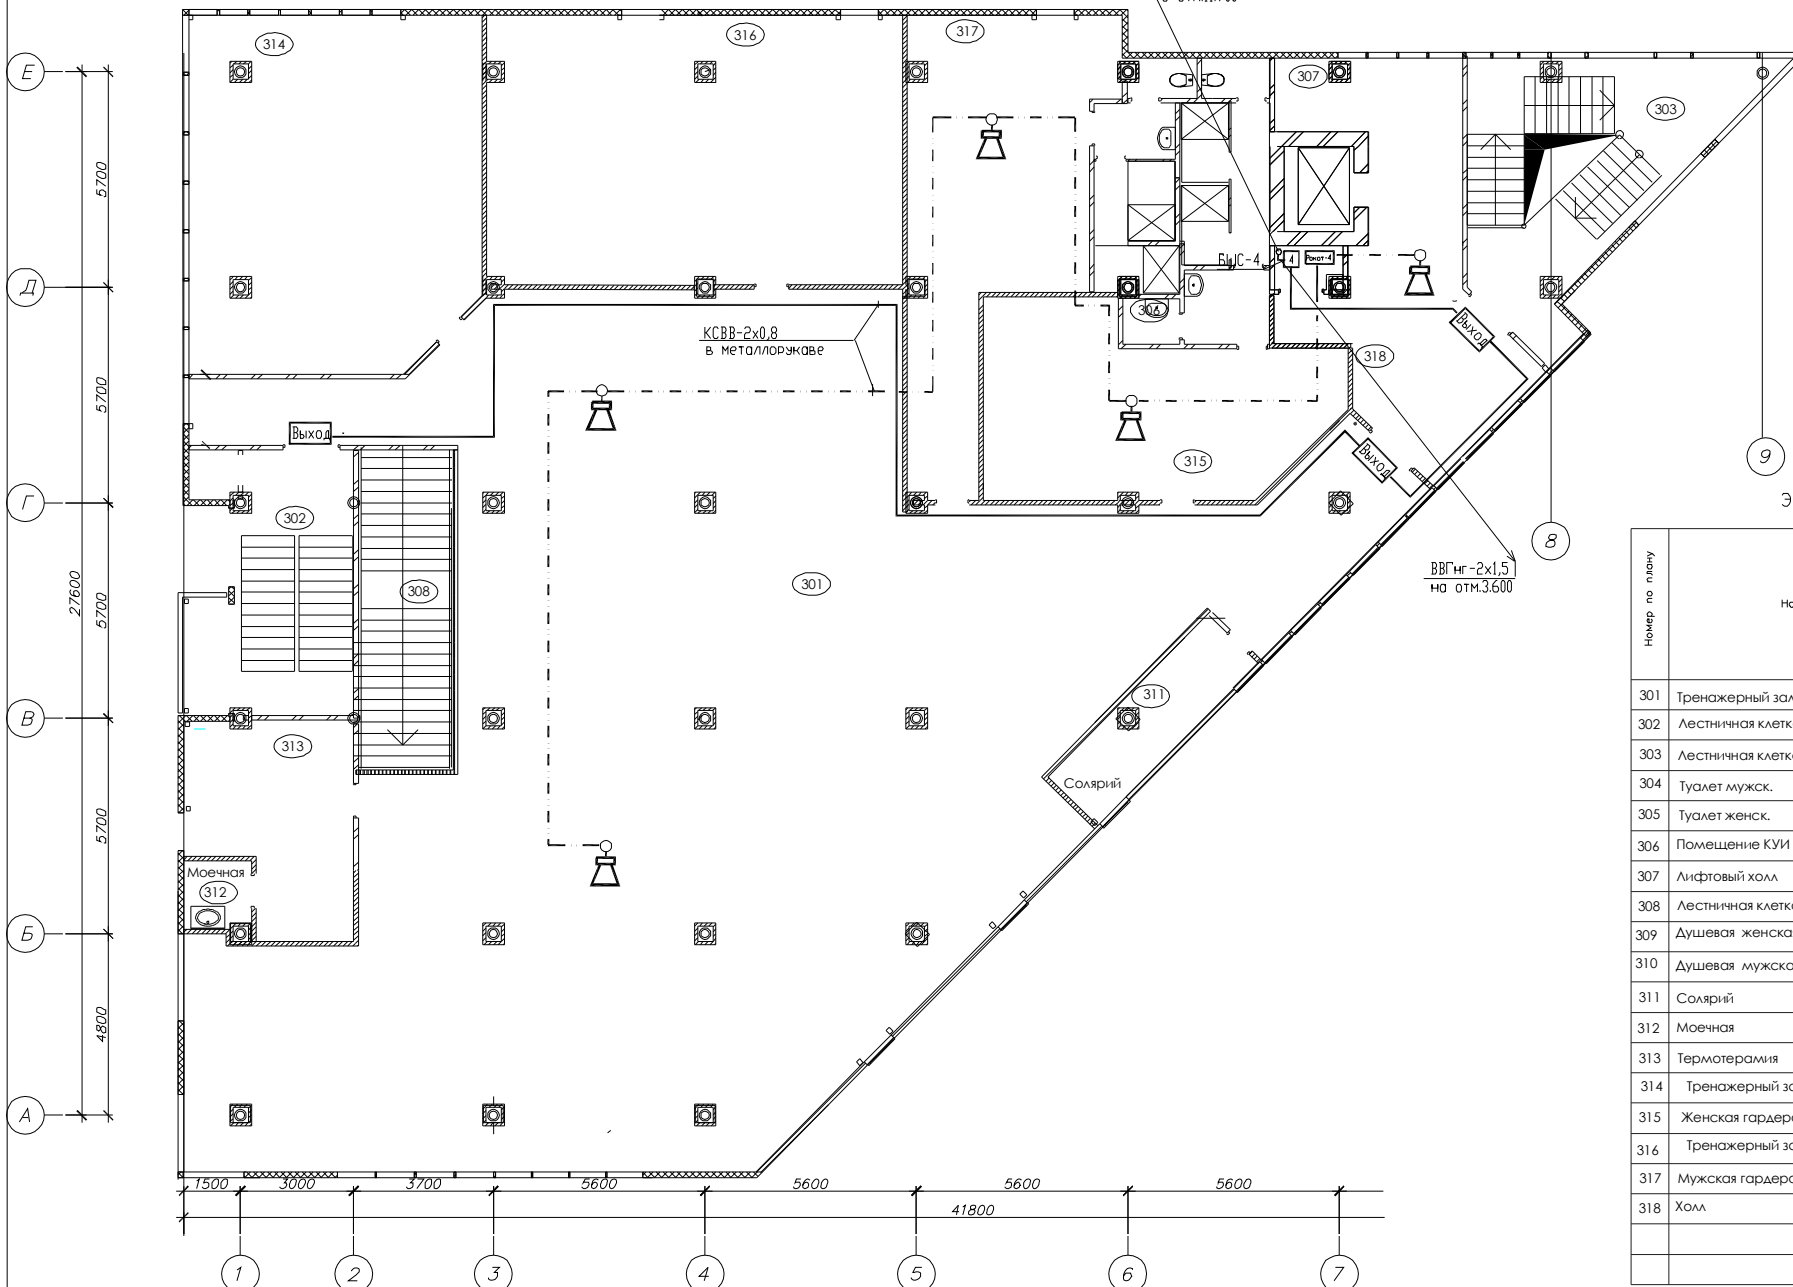


Экспликация помещений

Номер по плану	Наименование	Площадь м ²	Категория производства по взрывной и пожарной опасности
301	Тренажерный зал		
302	Лестничная клетка	25,7	
303	Лестничная клетка	57,8	
304	Туалет мужск.	2,24	
305	Туалет женск.	8,3	
306	Помещение КУИ	1,3	
307	Лифтовый холл	16,1	
308	Лестничная клетка	28,3	
309	Душевая женская с преддушевой		
310	Душевая мужская с преддушевой		
311	Солярий		
312	Моечная		
313	Термотермия		
314	Тренажерный зал		
315	Женская гардеробная		
316	Тренажерный зал		
317	Мужская гардеробная		
318	Холл		

		20-11/08-ПС		
		Многофункциональный комплекс		
Изм.	Кол.Уч.	Лист	Подк.	Дата
Проверил				
Разраб.	Смирнова			
Н. контр.				
		Пожарная сигнализация и система оповещения и управления эвакуацией людей при пожаре		Стация р
		План расположения сети системы оповещения о пожаре на 3 этаже (отм. 7.650)		Лист 13
				Листов
				000
				ГК Индустрия Безопасности

План на отм. 11.700

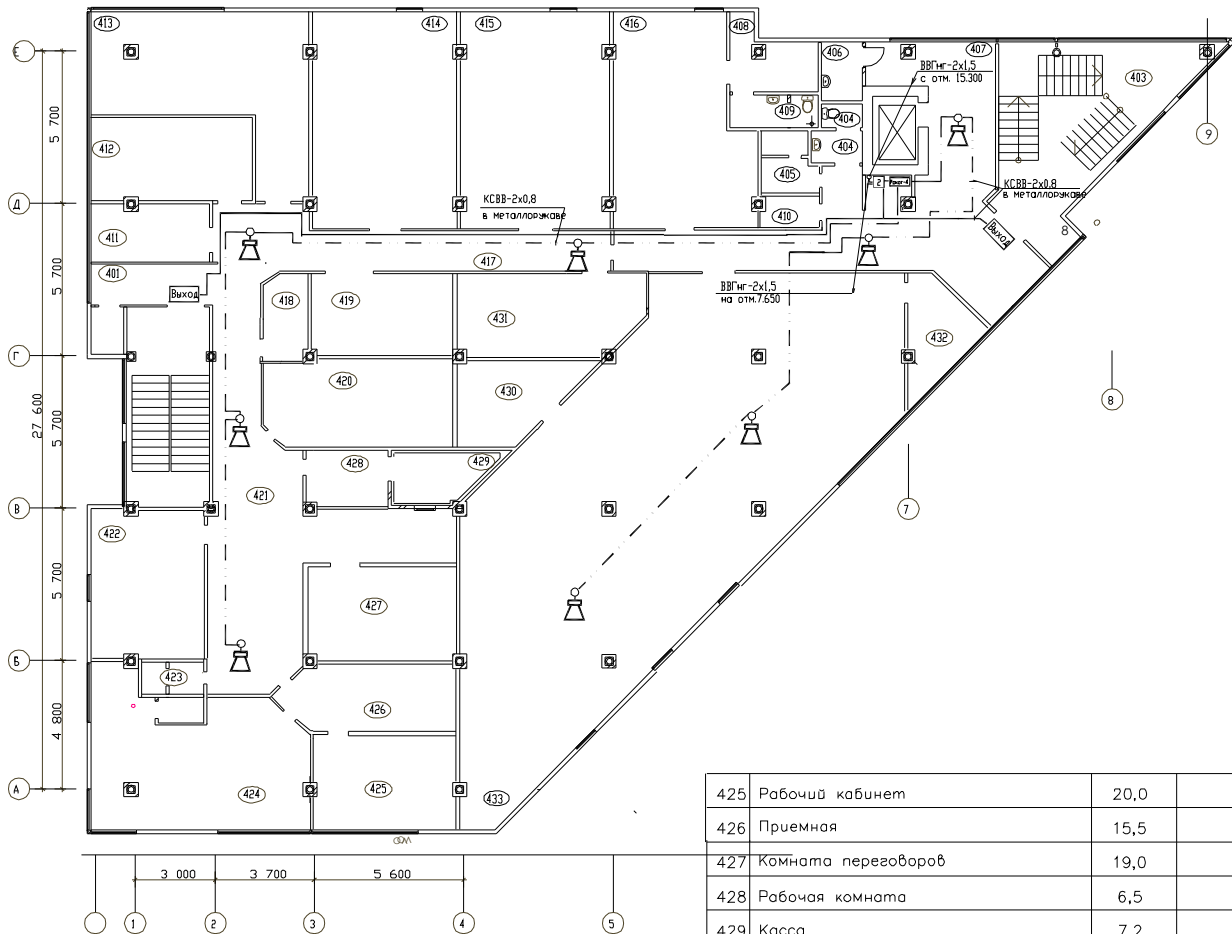


Экспликация помещений

Номер по плану	Наименование	Площадь, м2	Категория по взрывной, взрыво-пожарной и пожарной опасности
401	Коридор с холлом	21,6	
402	Лестничная клетка	21,2	
403	Лестничная клетка	38,7	
404	Туалет мужск	3,8	
405	Туалет женск	4,5	
406	Помещение КУИ	3,4	
407	Лифтовый холл	19,5	
408	Вспомогательное помещение	7,3	
409	Сан. узел	4,0	
410	Кладовая хозяйинвентаря	2,5	
411	Администратор	10,5	
412	Офисное помещение	19,9	
413	Офисное помещение	37,5	
	Офисное помещение		
415	Офисное помещение	44,9	
425	Рабочий кабинет	20,0	
426	Приемная	15,5	
427	Комната переговоров	19,0	
428	Рабочая комната	6,5	
429	Касса	7,2	
430	Серверная	12,4	
431	Гардероб	18,9	
432	Администрация клуба	11,9	
433	Игровой зал	200,0	
416	Бар	39,6	
417	Коридор с холлом	54,8	
418	Комната охраны	5,1	
419	Офисное помещение	15,8	
420	Офисное помещение	24,7	
421	Коридор с холлом	37,0	
422	Рабочий кабинет	25,5	
423	Сан. узел	3,3	
424	Кабинет руководителя	39,0+2,5	

425	Рабочий кабинет	20,0
426	Приемная	15,5
427	Комната переговоров	19,0
428	Рабочая комната	6,5
429	Касса	7,2
430	Серверная	12,4
431	Гардероб	18,9
432	Администрация клуба	11,9
433	Игровой зал	200,0

20-04/07-ПС						
Кафе с бильярдным клубом						
Изм.	Кол.	Уч.	Лист	Док.	Подп.	Дата
Проверил						
Разраб.	Смирнова					
			Пожарная сигнализация и система оповещения и управления эвакуацией людей при пожаре	Стадия	Лист	Листов
			План расположения сети системы оповещения о пожаре на 4 этаже (отм. 11.700)	р	14	
				000 "Индустрия Безопасности"		

План на отм. 11.700

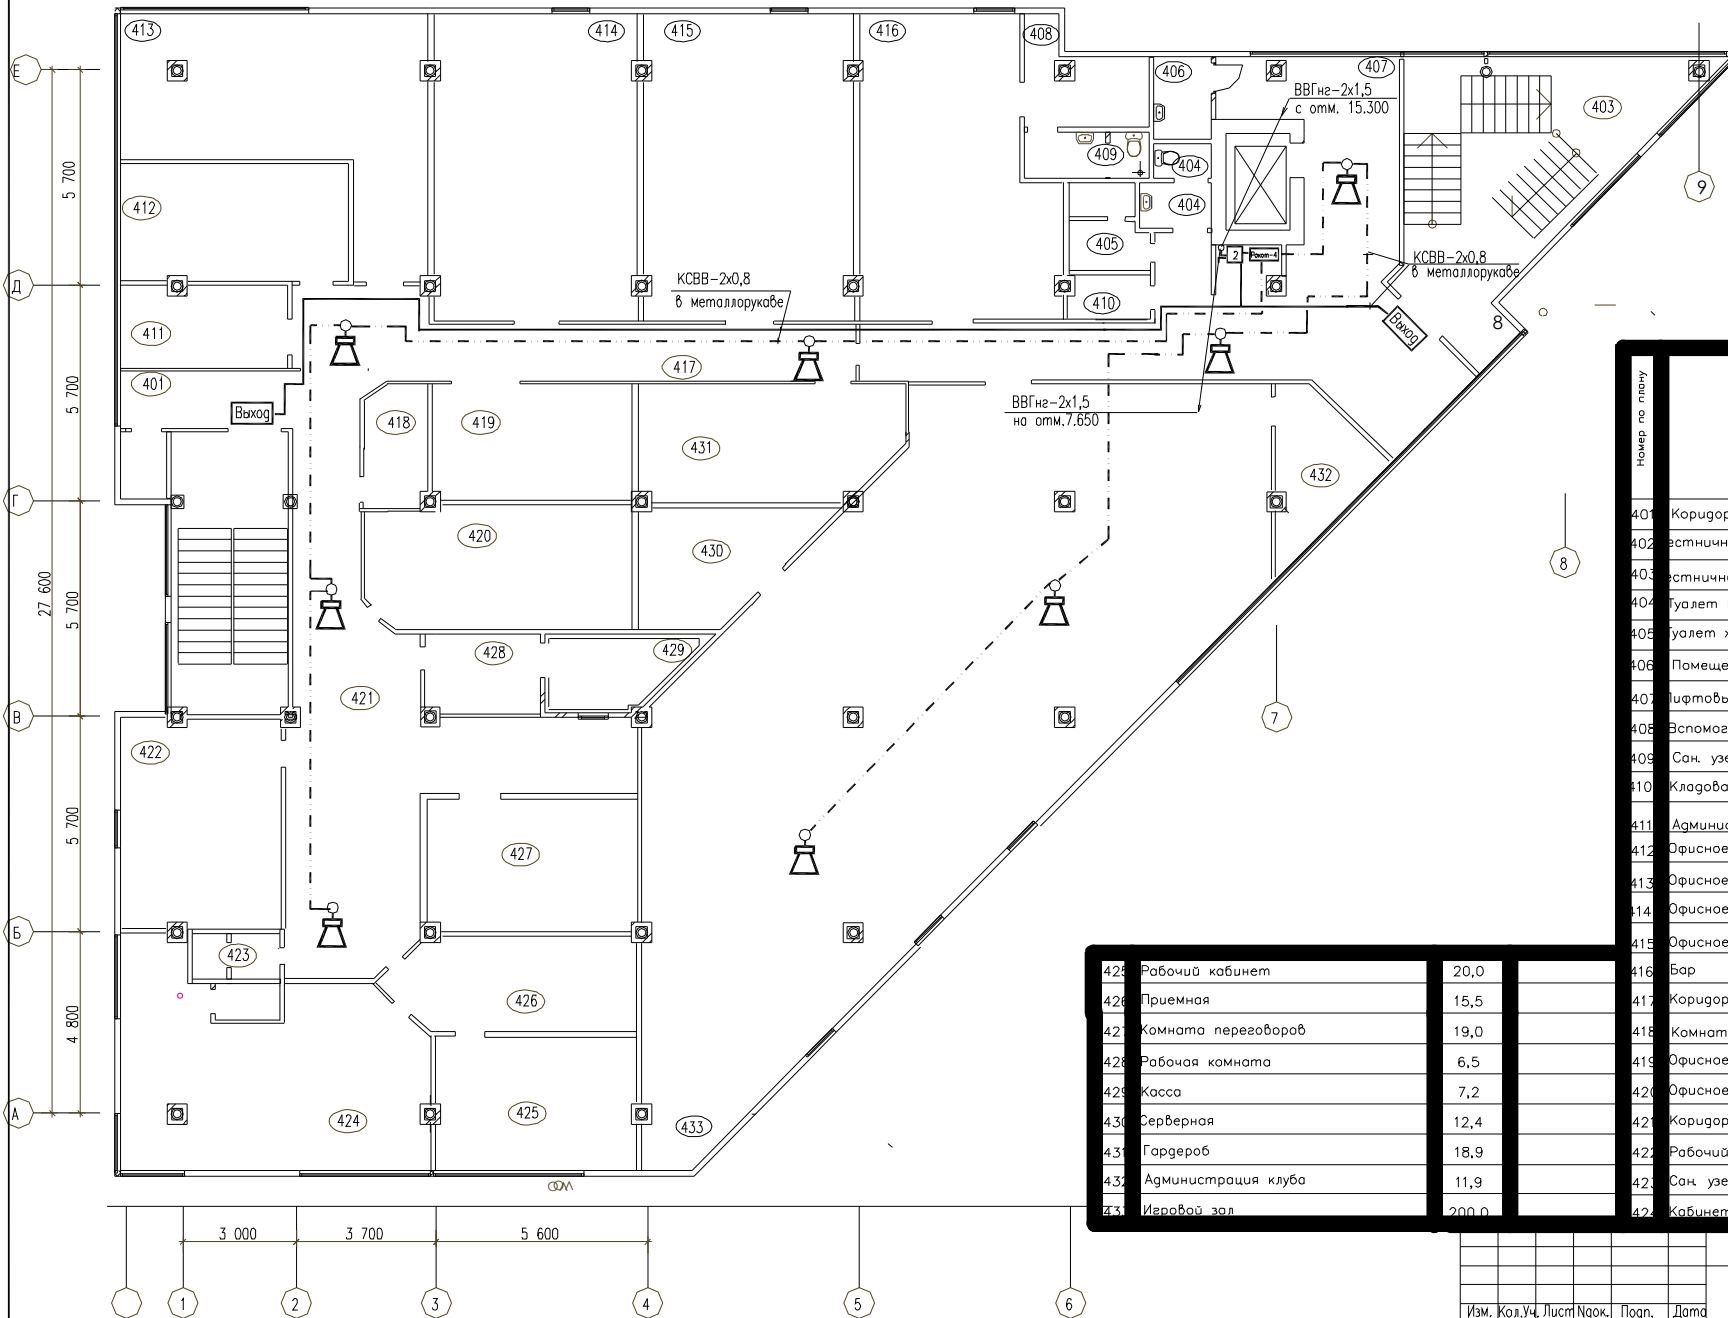


Экспликация помещений

Номер по плану	Наименование	Площадь м ²	Категория производства по взрывной, взрыво-пожарной и пожарной опасности
401	Коридор с холлом	21,6	
402	Женская клетка	21,2	
403	Женская клетка	38,7	
404	Туалет мужск	3,8	
405	Туалет женск	4,5	
406	Помещение КУИ	3,4	
407	Лифтовый холл	19,5	
408	Вспомогательное помещение	7,3	
409	Сан. узел	4,0	
410	Кладовая хозяйственного	2,5	
411	Администратор	10,5	
412	Офисное помещение	19,9	
413	Офисное помещение	37,5	
414	Офисное помещение	44,8	
415	Офисное помещение	44,9	
423	Рабочий кабинет	20,0	
426	Приемная	15,5	
427	Комната переговоров	19,0	
428	Рабочая комната	6,5	
429	Касса	7,2	
430	Серверная	12,4	
432	Гардероб	18,9	
433	Администрация клуба	11,9	
434	Игровой зал	200,0	
442	Бар	39,6	
417	Коридор с холлом	54,8	
418	Комната охраны	5,1	
419	Офисное помещение	15,8	
420	Офисное помещение	24,7	
421	Коридор с холлом	37,0	
422	Рабочий кабинет	25,5	
425	Сан. узел	3,3	
427	Кабинет руководителя	9,0±2,5	

20-11/08-ПС

Многофункциональный комплекс

Изм.	Кол.Уч.	Лист	Нзюк.	Погр.	Дата	Пожарная сигнализация и система оповещения и управления эвакуацией людей при пожаре	Студия	Лист	Листов
							р	14	
Проверил						План расположения сети системы оповещения о пожаре на 4 этаже (отм. 11.700)	ООО		
Разработчик	Смирнова						"ГК Индустрия Безопасности"		

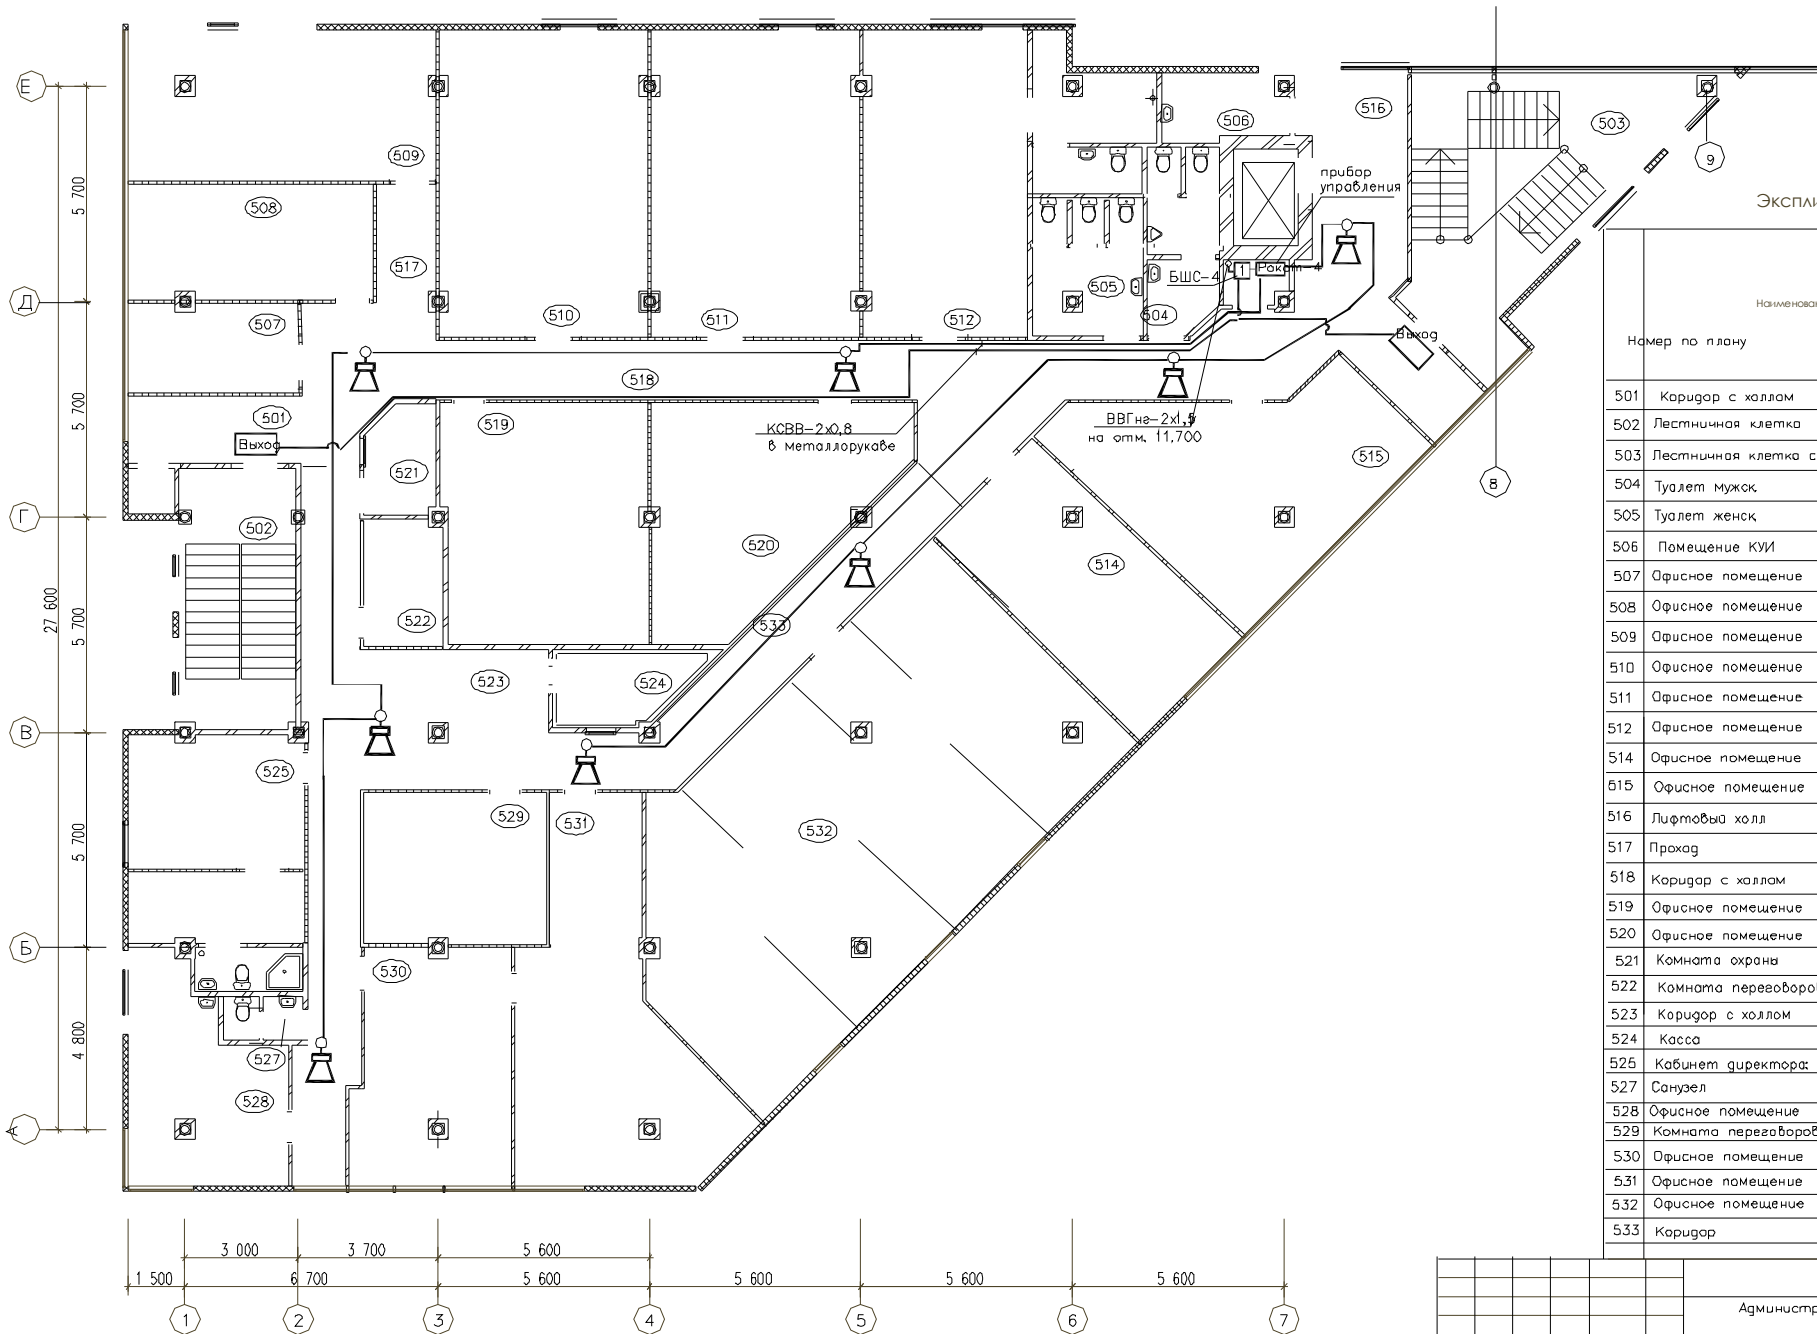

Экспликация помещений

Номер по плану	Наименование	Площадь м2	Категория производства по взрывной и пожарной опасности
501	Коридор с холлом	21,6	
502	Лестничная клетка	25,7	
503	Лестничная клетка с лифтовым холлом	57,8	
504	Туалет мужск	8,3	
505	Туалет женск	9,3	
506	Помещение КУИ	2,6	
507	Офисное помещение	10,62	
508	Офисное помещение	20,02м2	
509	Офисное помещение	32,8м2	
510	Офисное помещение	44,7м2	
511	Офисное помещение	44,7м2	
512	Офисное помещение	36,1м2	
514	Офисное помещение	28,5	
515	Офисное помещение	38,9	
516	Лифтовый холл	21,5	
517	Прачуг	4,9	
518	Коридор с холлом	48,9	
519	Офисное помещение	35,3	
520	Офисное помещение	32,3	
521	Комната охраны	5,3	
522	Комната переговоров	7,1м2	
523	Коридор с холлом	31,7	
524	Касса	7,1	
525	Кабинет директора	29,3	
527	Санузел	2,7	
528	Офисное помещение	20,5	
529	Комната переговоров	19,0	
530	Офисное помещение	30,2	
531	Офисное помещение	40,3	
532	Офисное помещение	103,2	
533	Коридор	22,5	

20-11/08-ПС			
Административно-офисное здание			
Изм.	Кал.	Уч.	Лист
			№ док
Подп.	Дата		
	Пожарная сигнализация и система оповещения и управления эвакуацией людей при пожаре		
Проверил	План расположения сети системы оповещения о пожаре на 5 этаже (отм. 15.300)		
Разраб.	Смирнова	000	
		ГК Индустрия Безопасности	